

REGIONE PUGLIA  
 PROVINCIA DI TARANTO  
 COMUNE DI MASSAFRA



Objeto: PROGETTO PER LA REALIZZAZIONE DI UNA PIATTAFORMA PER LO STOCCAGGIO E IL TRATTAMENTO DI RIFIUTI LIQUIDI NON PERICOLOSI  
 Tavola: CAPANNONE DEPOSITO MEZZI - ATTEZZATURE - OFFICINA UFFICI - SERVIZI - LABORATORIO IMPIANTO ANTINCENDIO

**Committente**  
  
 C.I.S.A. s.p.a.  
 Comune di Massafra (TA)  
 Contrada Forcellara S. Sergio  
 tel: 099 8607448  
 fax: 099 8605708  
 www.cisoonline.it

**Progettista**  
  
 Studio Tecnico di Ingegneria  
 Via Pietro Nenni, 13  
 74016, Massafra (TA)  
 Tel./fax: 099 8609757  
 E-MAIL: pulipano@pulipano.it


Data	febbraio 2012
Revisione	00
Scala:	1:100
Codice Documento	12.016.39
Commissa	B2
Tavola	00
Rev.	00
Formato	

E' vietata la riproduzione del presente documento, anche parziale.


LEGENDA ANTINCENDIO

●	IDRANTE UNI 70
●	IDRANTE UNI 45
---	TUBAZIONE INTERRATA DN110 PN16 IN POLIETILENE
- - -	TUBAZIONE INTERRATA DN75 PN16 IN POLIETILENE
⊘	VALVOLA DI SEZIONAMENTO IMPIANTO
←	SISTEMA DI VIE D'USCITA ORIZZONTALE
←	SISTEMA DI VIE D'USCITA VERSO IL BASSO
E	ESTINTORE PORTATILE

PIANTA PIANO TERRA - SCALA 1:100

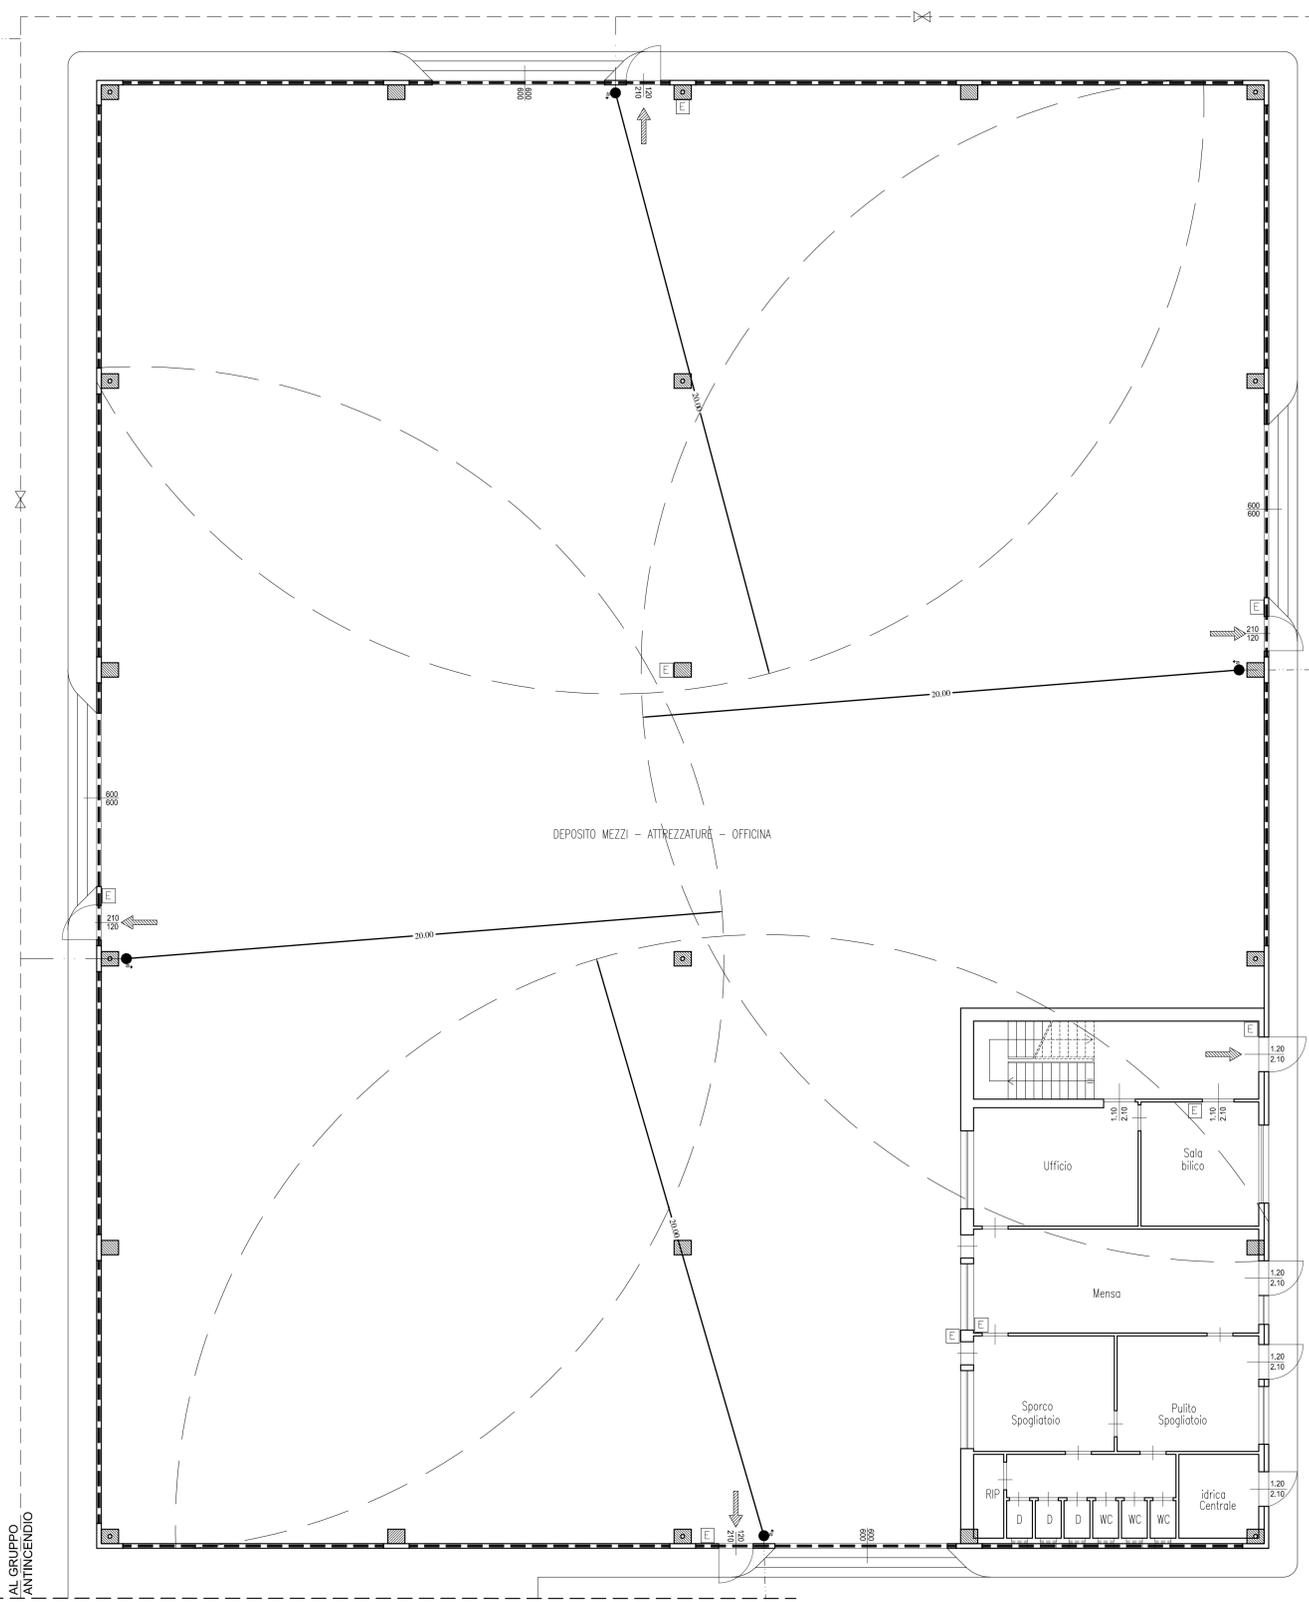

PIANTA PRIMO PIANO - SCALA 1:100

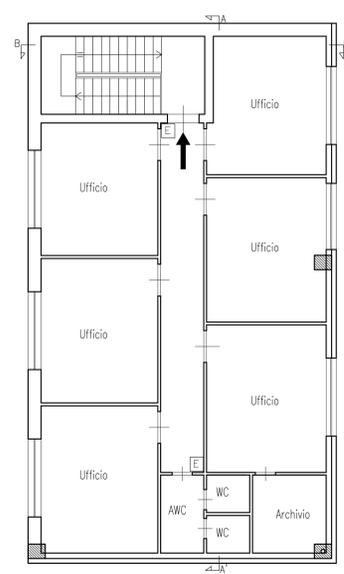

PIANTA SECONDO PIANO - SCALA 1:100

