

REGIONE PUGLIA
 PROVINCIA DI TARANTO
 COMUNE DI MASSAFRA




Oggetto: PROGETTO PER LA REALIZZAZIONE DI UNA PIATTAFORMA PER LO STOCCAGGIO E IL TRATTAMENTO DI RIFIUTI LIQUIDI NON PERICOLOSI

Tavola: LOCALE GRUPPO ELETTROGENO - ANTINCENDIO
 PIANTE - PROSPETTI - SEZIONI

Committente C.I.S.A. s.p.A. Comune di Massafra (TA) Contrada Forcellara S. Sergio tel: 099 8807448 fax: 099 8805708 www.cisaonline.it	Progettista Studio Tecnico Dott. Ing. Luigi Putignano Studio Tecnico di Ingegneria via Pietro Nenni, 13 74016, Massafra (TA) Tel./fax 099 8809757 Tel./fax: 0998809757 E-MAIL: putignano@ipputignano.it				
	Data	febbraio 2012			
Revisione	00				
SCALA : 1:50	Codice Documento	12.01639	C	00	-
	Commessa	Tavola	Rev.	Formato	

È vietata la riproduzione del presente documento, anche parziale.


PIANTA PIANO TERRA
 Scala 1:50

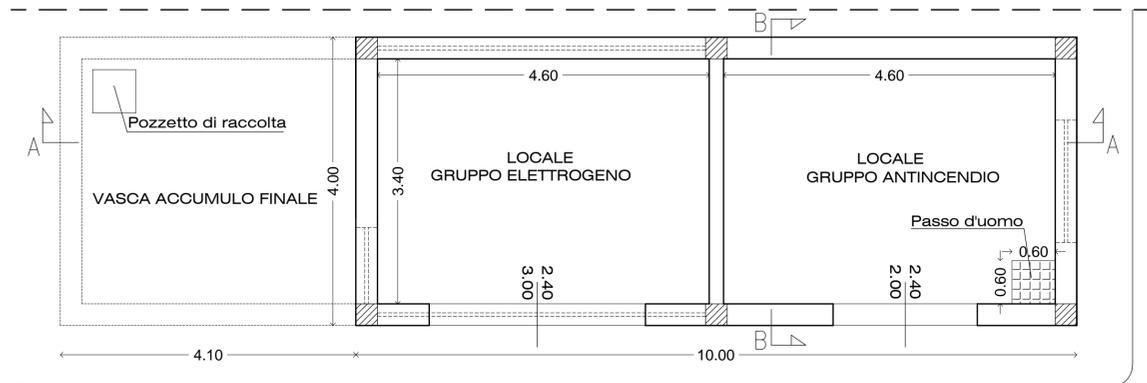


PIANTA CISTERNA INTERRATA
 Scala 1: 50




PROSPETTO EST
 Scala 1: 50

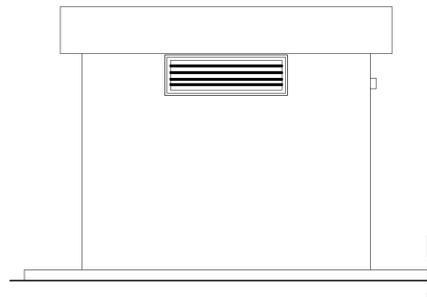


PROSPETTO OVEST
 Scala 1: 50

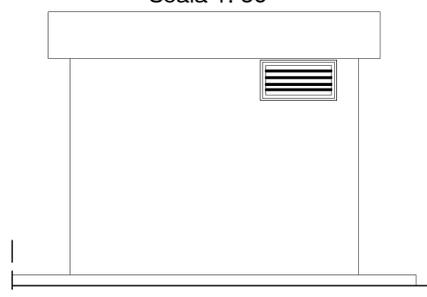


PROSPETTO SUD Scala 1: 50

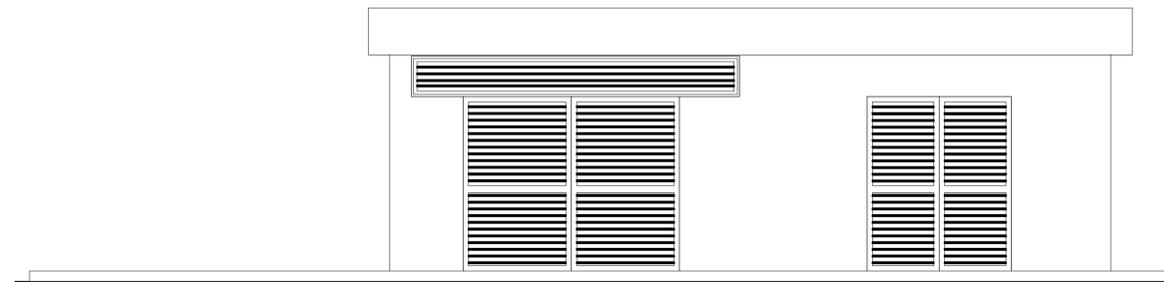

PROSPETTO NORD Scala 1: 50

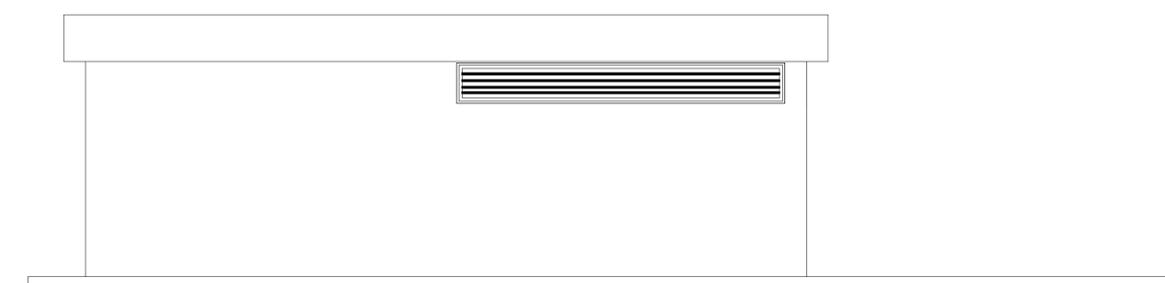

SEZIONE A-A Scala 1: 50

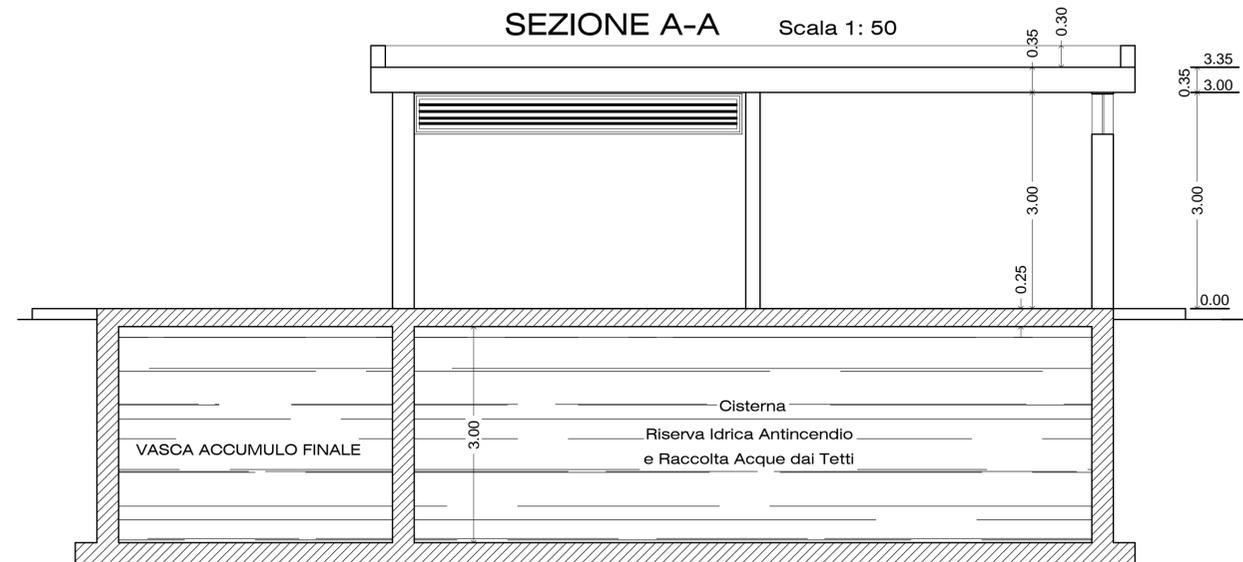

SEZIONE B-B
 Scala 1: 50

